


**LEGENDA :**

- D** Kuchyňský dřez nerezový s odkapávačem vč. dřezové baterie
- Pi** Keramická pisoárová mísa
- U** Umyvadlo keramické glazované vč. umyvadlové baterie
- Vy** Keramická glazovaná výlevka s ochrannou plechovou mřížkou vč. nástěnné baterie
- WC** Kombinační klozetová mísa keramická glazovaná se zadním odtokem
- 1** Navrhovaná stoupačka vnitřní vodoinstalace, potrubí PPR vč. tepelné trubicové izolace
- OV1** Nástěnný elektrický průtokový ohřivač, pod kuch. linkou, el. příkon 2,2 kW
- OV2** Nástěnný elektrický zásobníkový ohřivač, objem 20 L, el. příkon 2,2 kW

- Navrhované vnitřní rozvody studené vody, potrubí PPR vč. tepelné trubicové izolace
- Navrhované vnitřní rozvody teplé vody, potrubí PPR vč. tepelné trubicové izolace

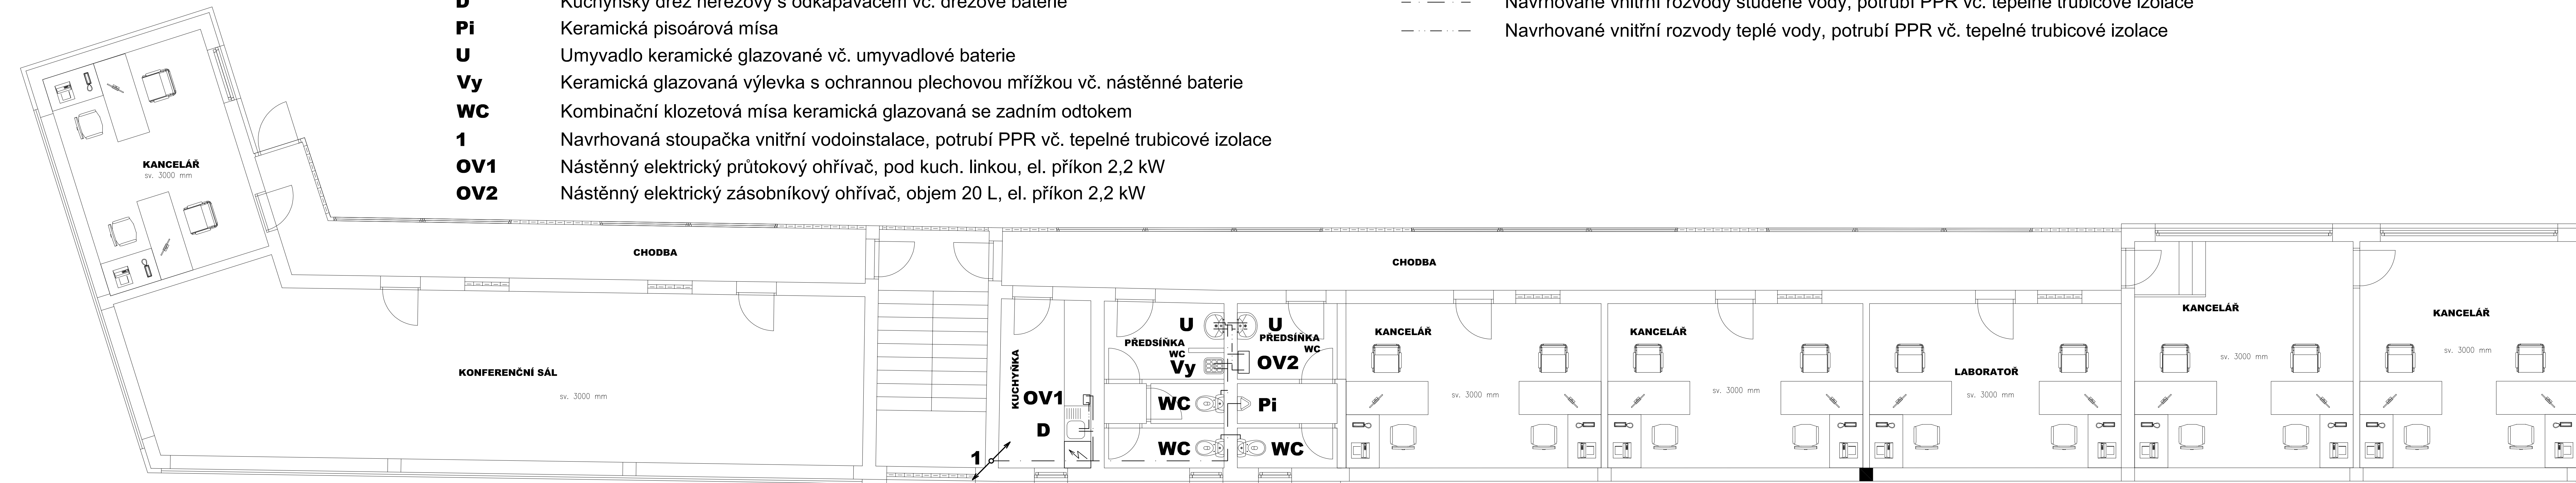

Generální projektant:

**▲ Petr Kovařík**  
 inženýrský konzultant v oboru stavební  
 Ing. Petr Kovařík, 248 01, Krnov  
 IČO: 646 21 998, DIČ: CZ64621998  
 777 118 866  
 petr.kovarik@centrum.cz, OS yskyle  
*(Signature)*

JANKO Projekt s.r.o. Albrechtická 16, Krnov IČO : 03872394		JANKO Projekt s.r.o. Albrechtická 16, 786 01 Krnov IČO: 03872394
Zodpovědný projektant: Ing. Milošlav Indrák	Vypracoval: Ing. Dobroslav Janko	Kreslil: Petr Janko
Vlastník: WOMBAT s.r.o., Březinova 759/23, 616 00, Brno, IČ: 47912553	Místo stavby: P.p.č. 2214/8, č. 2214/29, č. 2214/30, k.ú. Slatina	Č.zakázky: 2/17/JP Datum: 2/2017
Název stavby: Rozšíření NO-DIG TECH. PARK Brno		Stupeň: DÚR
Část PD: D.1.1 Architektonicko - stavební řešení		Měřítko: 1:50
Výkres: Vnitřní vodoinstalace - půdorys 2.NP		Č.výkresu: D.1.-08