


LEGENDA :

- D** Kuchyňský dřez nerezový s odkapávačem vč. dřezové baterie
- Pi** Keramická pisoárová mísa
- U** Umyvadlo keramické glazované vč. umyvadlové baterie
- Vy** Keramická glazovaná výlevka s ochrannou plechovou mřížkou vč. nástěnné baterie
- WC** Kombinační klozetová mísa keramická glazovaná se zadním odtokem
- 1** Navrhovaná stoupačka vnitřní vodoinstalace, potrubí PPR vč. tepelné trubicové izolace
- OV1** Nástěnný elektrický průtokový ohřivač, pod kuch. linkou, el. příkon 2,2 kW
- OV2** Nástěnný elektrický zásobníkový ohřivač, objem 20 L, el. příkon 2,2 kW

--- Navrhované vnitřní rozvody studené vody, potrubí PPR vč. tepelné trubicové izolace

--- Navrhované vnitřní rozvody teplé vody, potrubí PPR vč. tepelné trubicové izolace

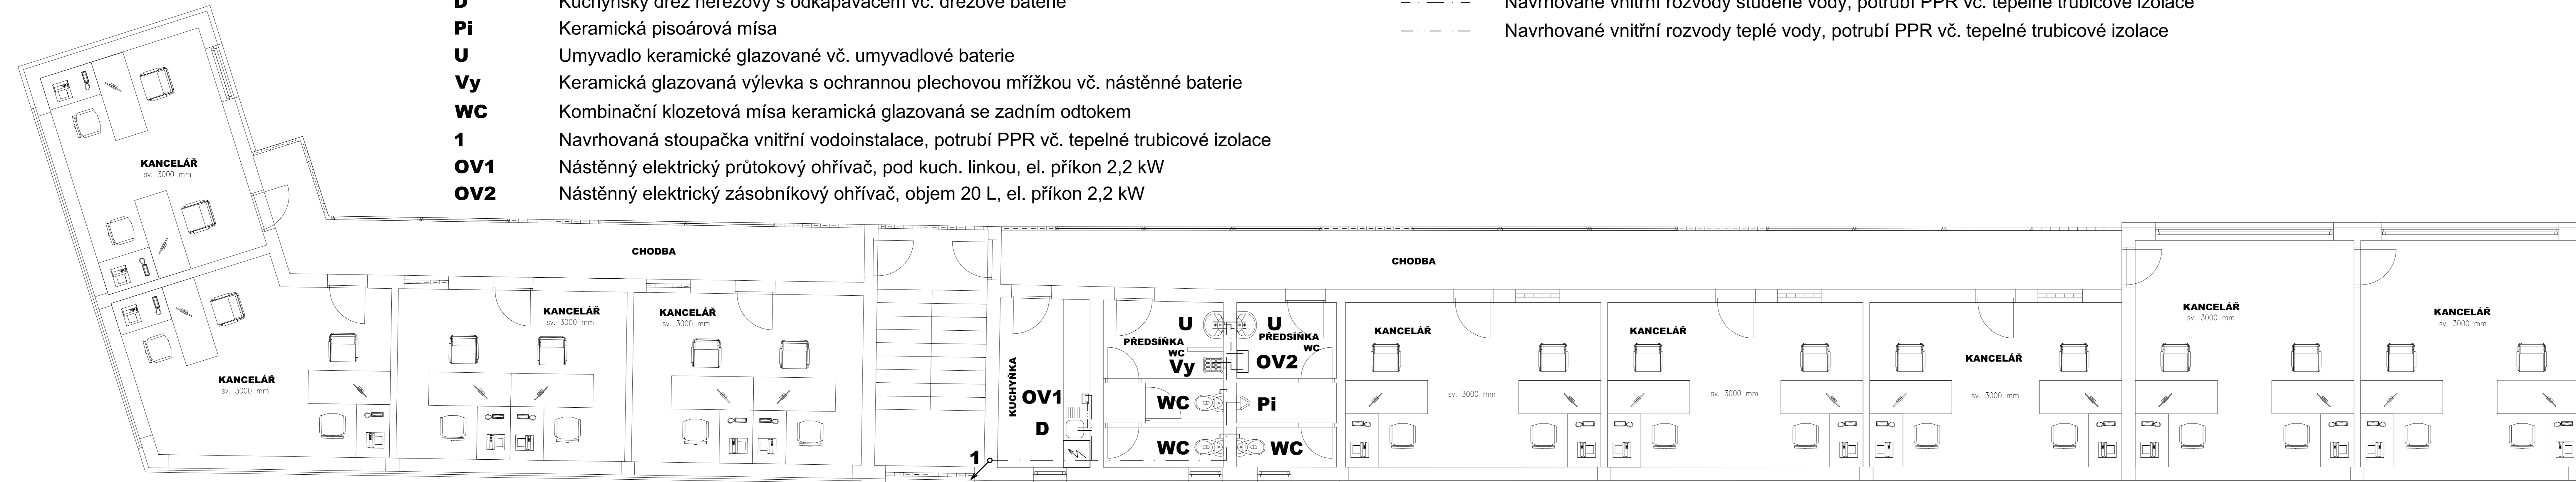

Generální projektant:

Petr Kovařík
 autorizovaný inženýr ve stavebnictví
 adresa: ul. 28. 03. 1890
 IČO: 646 91 992, DIČ: CZ7601074877
 p. 773 116 806
 petra.kovarik@centrum.cz, DS yk4k16
(Signature)

JANKO Projekt s.r.o.	Albrechtická 16, Krmov	IČO : 03872394	JANKO Projekt s.r.o. Albrechtická 16, Krmov IČO: 03872394
Zodpovědný projektant:	Vypracoval:	Kreslil:	
Ing. Milošlav Indrák	Ing. Dobroslav Janko	Petr Janko	
Vlastník: WOMBAT s.r.o., Březinova 759/23, 616 00, Brno, IČ: 47912553			Č.zakázky: 2/17/JP
Místo stavby: P.p.č. 2214/8, č. 2214/29, č. 2214/30, k.ú. Slatina			Datum: 2/2017
Název stavby: Rozšíření NO-DIG TECH. PARK Brno			Stupeň: DÚR
Část PD: D.1.1 Architektonicko - stavební řešení			Měřítko: 1:50
Výkres: Vnitřní vodoinstalace - půdorys 3.NP			Č.výkresu: D.1.- 09